


地下排水工平面図 S=1/500

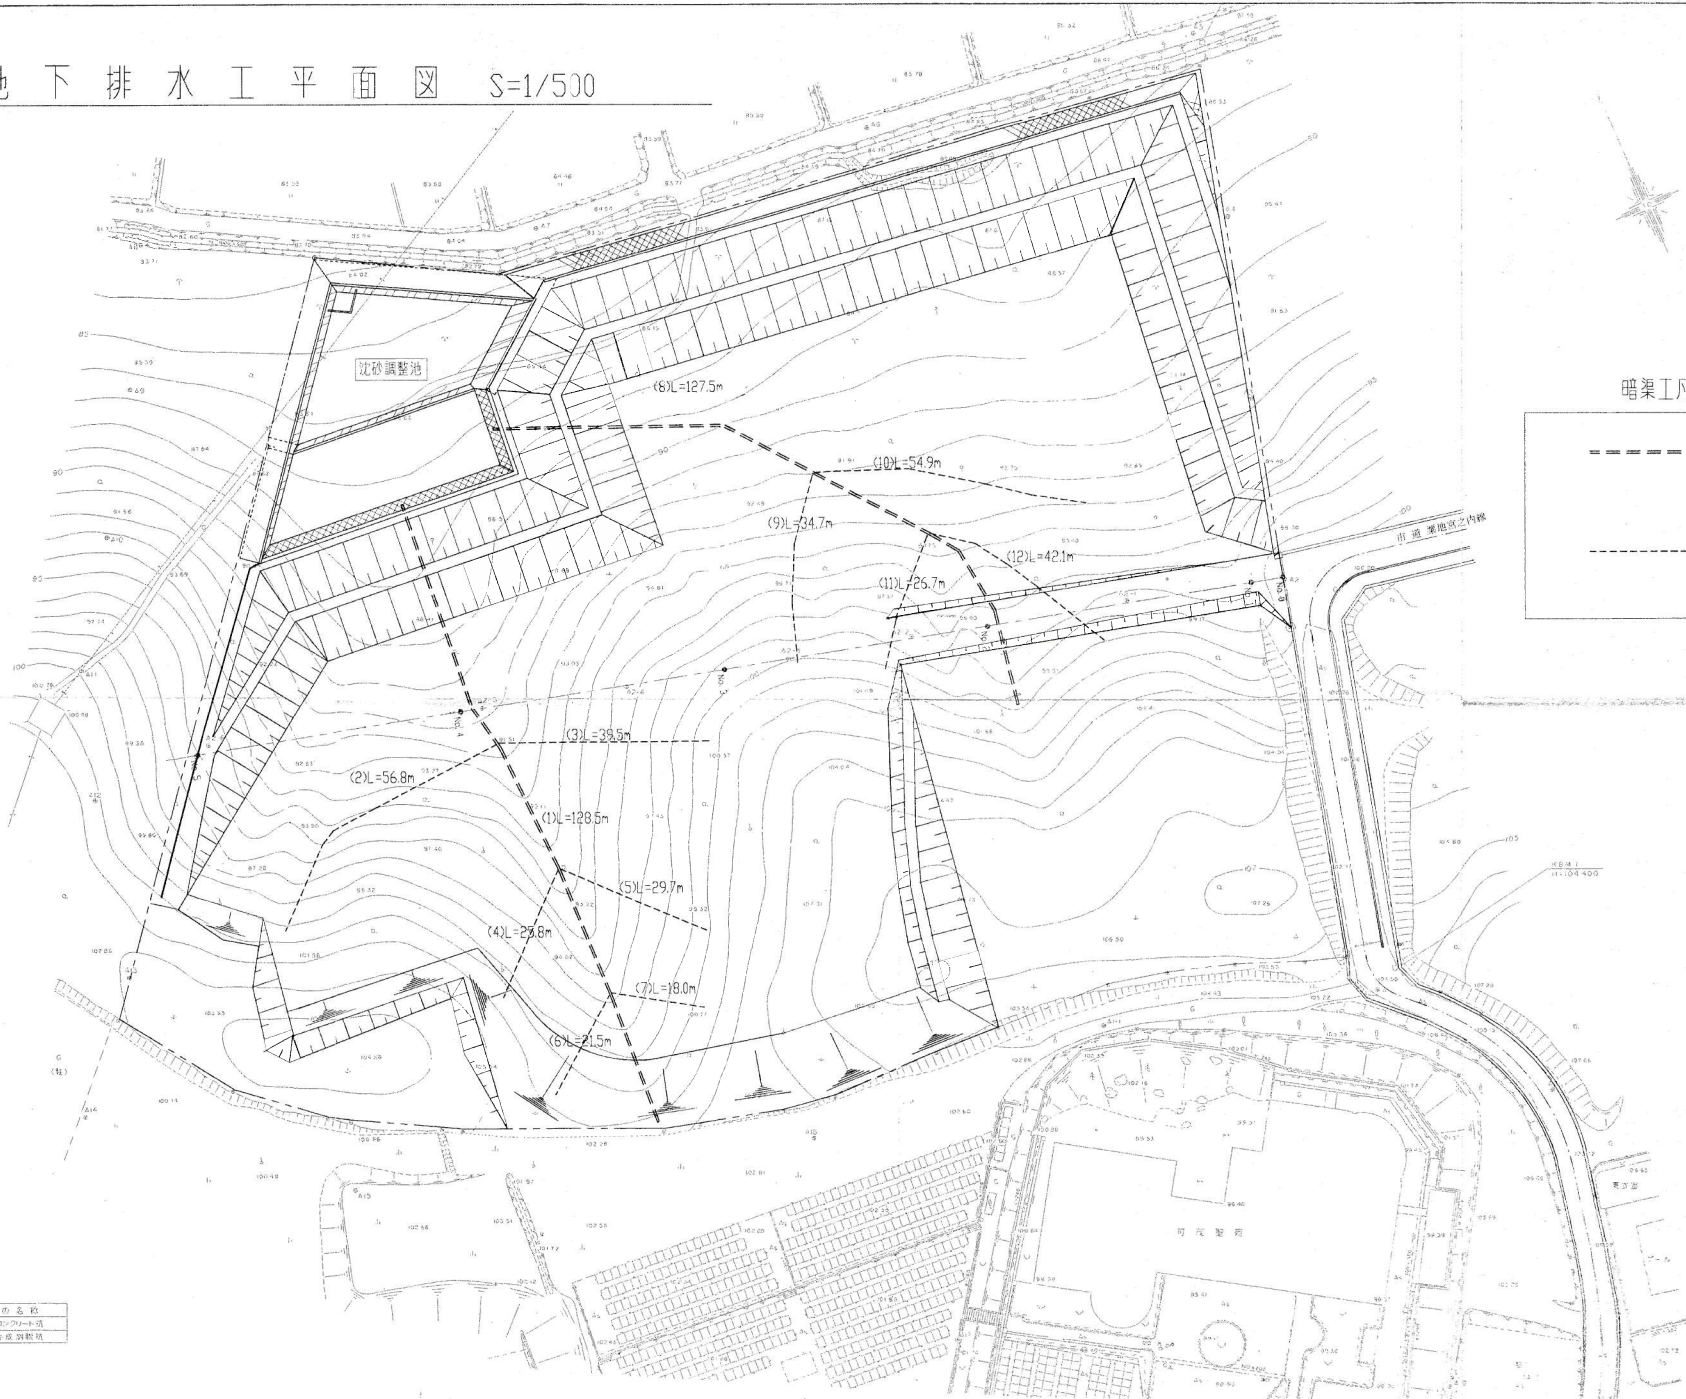

暗渠工凡例


-----	φ300有孔管
-----	φ200有孔管

□	道の名称
■	コンクリート溝
■	砂盛調整池


年度	平成 11 年度
工事名	駒平墓地拡張造成計画委託業務
工事場所	美濃加茂市蜂屋町中蜂屋地内
図 名	地下排水工平面図
縮 尺	1/500
葉中之	2/8
設計者	
美濃加茂市建設部建設課	

# 地下排水工 断面図

A-A断面図  
S=1:200

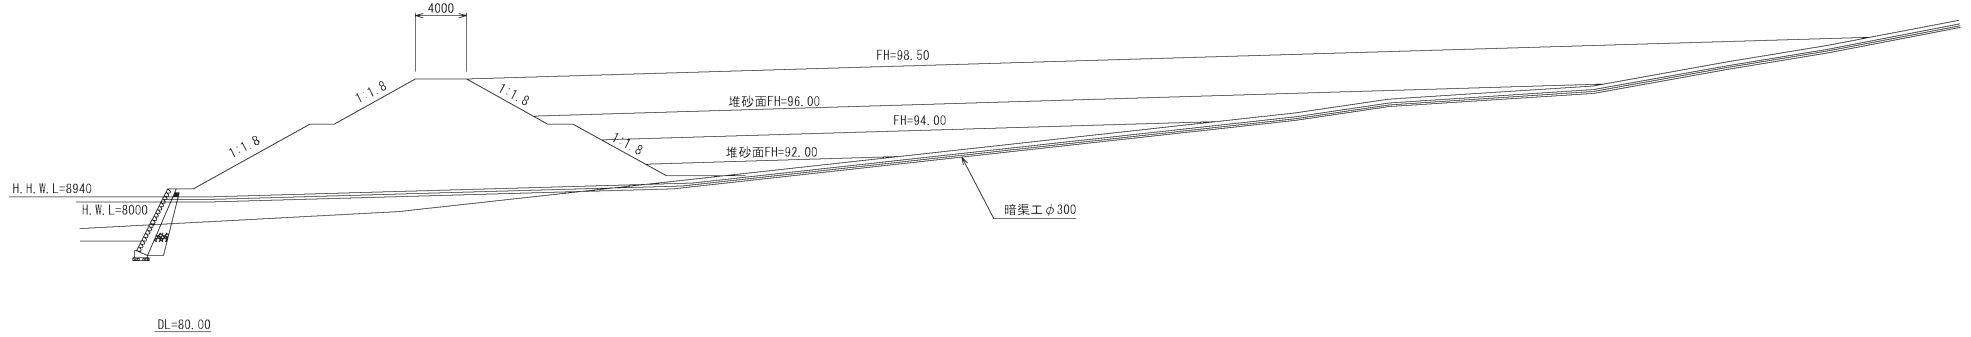

暗渠工  
S=1:10

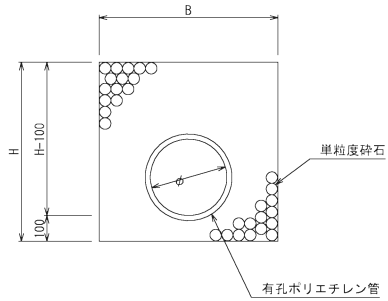

寸法表

管径	B	H	適用
φ200	500	500	
φ300	700	700	

年度	平成 27 年度		
業務名	新火葬場建設用地関係図面準備業務		
業務場所	東京都昭島市緑町1丁目4番地(入会事務所)		
図面	地下排水工断面・詳細図		
縮尺	図示	図面番号	29
所属	可茂衛生施設利用組合		